

## 罗湖区2025年农村“厕所革命”整村推进户厕改造工程

建设单位：罗湖区人民政府

设计单位：临川区建筑设计院

设计日期：2025年09月

设计单位

证书等级：乙级  
A236003709

抚州市临川区建筑设计院

地址：抚州市临川区上顿渡镇建设大楼  
TEL:0794-8469360  
邮编：344100

建设单位

罗湖区人民政府

工程名称 罗湖区2025年农村“厕所革命”整村推进户厕改造工程

项目名称

出图日期 2025年09月


签名	
审核	陈志慧
审定	黄志强
项目负责人	陈志慧
专业负责人	陈志慧
设计	祝辉
绘图	祝辉
校对	付茜

图纸名称 化粪池地面平面图1  
1-1断面图


图号 01 图别 建筑 修改版次

执业专用章(按规定加盖)

未盖出图专用章无效

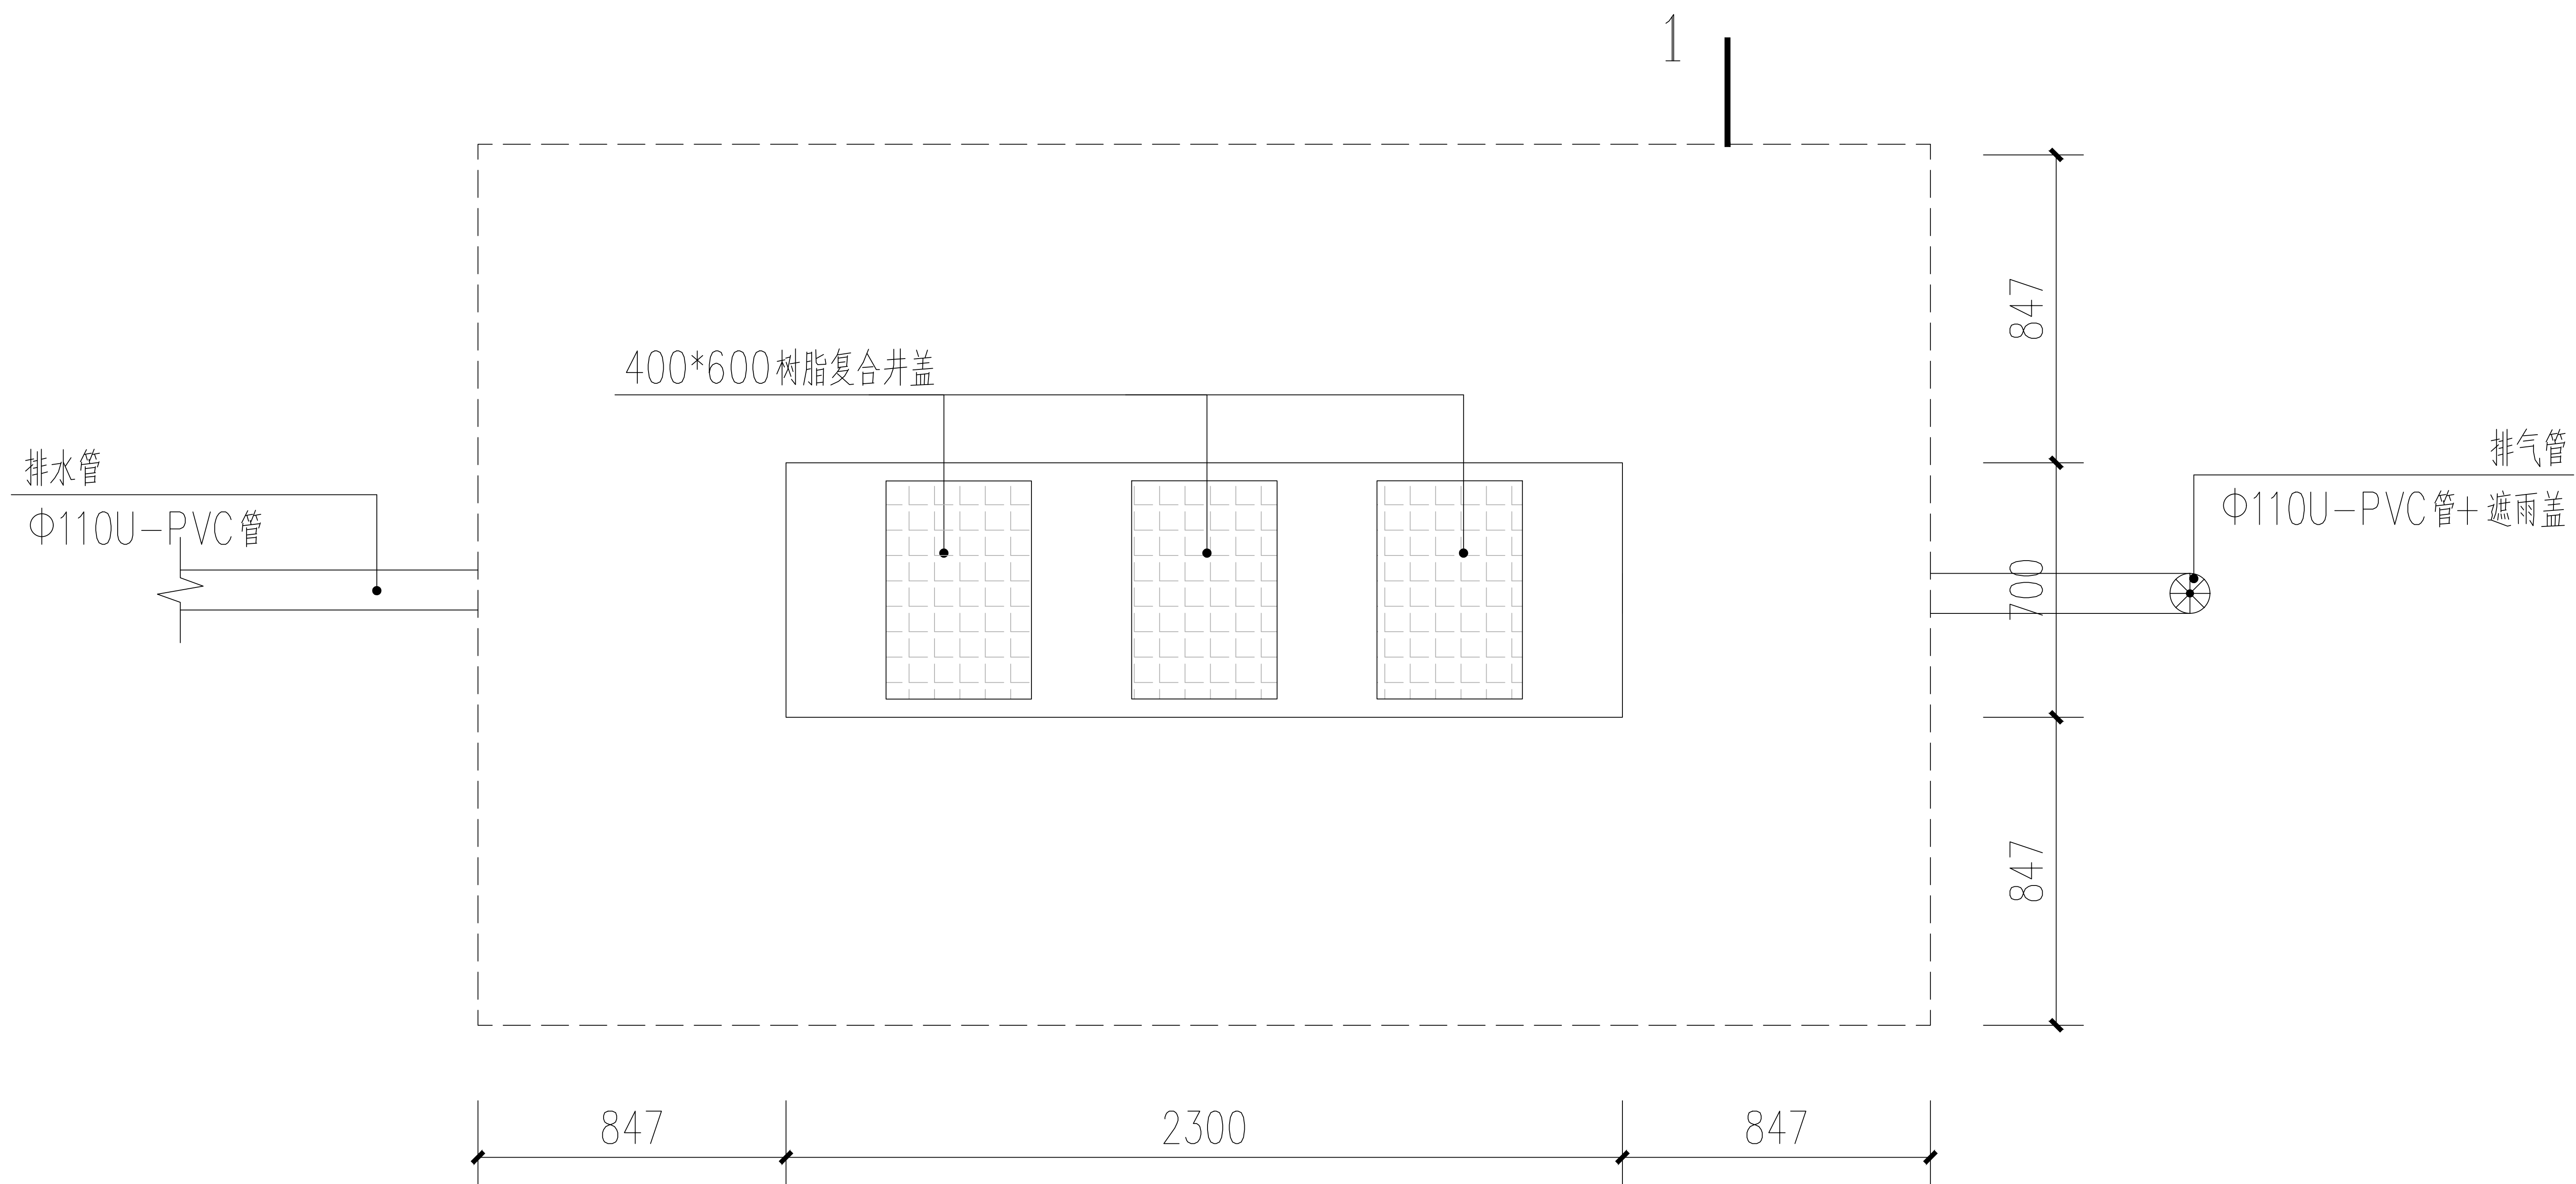

化粪池地面平面图1

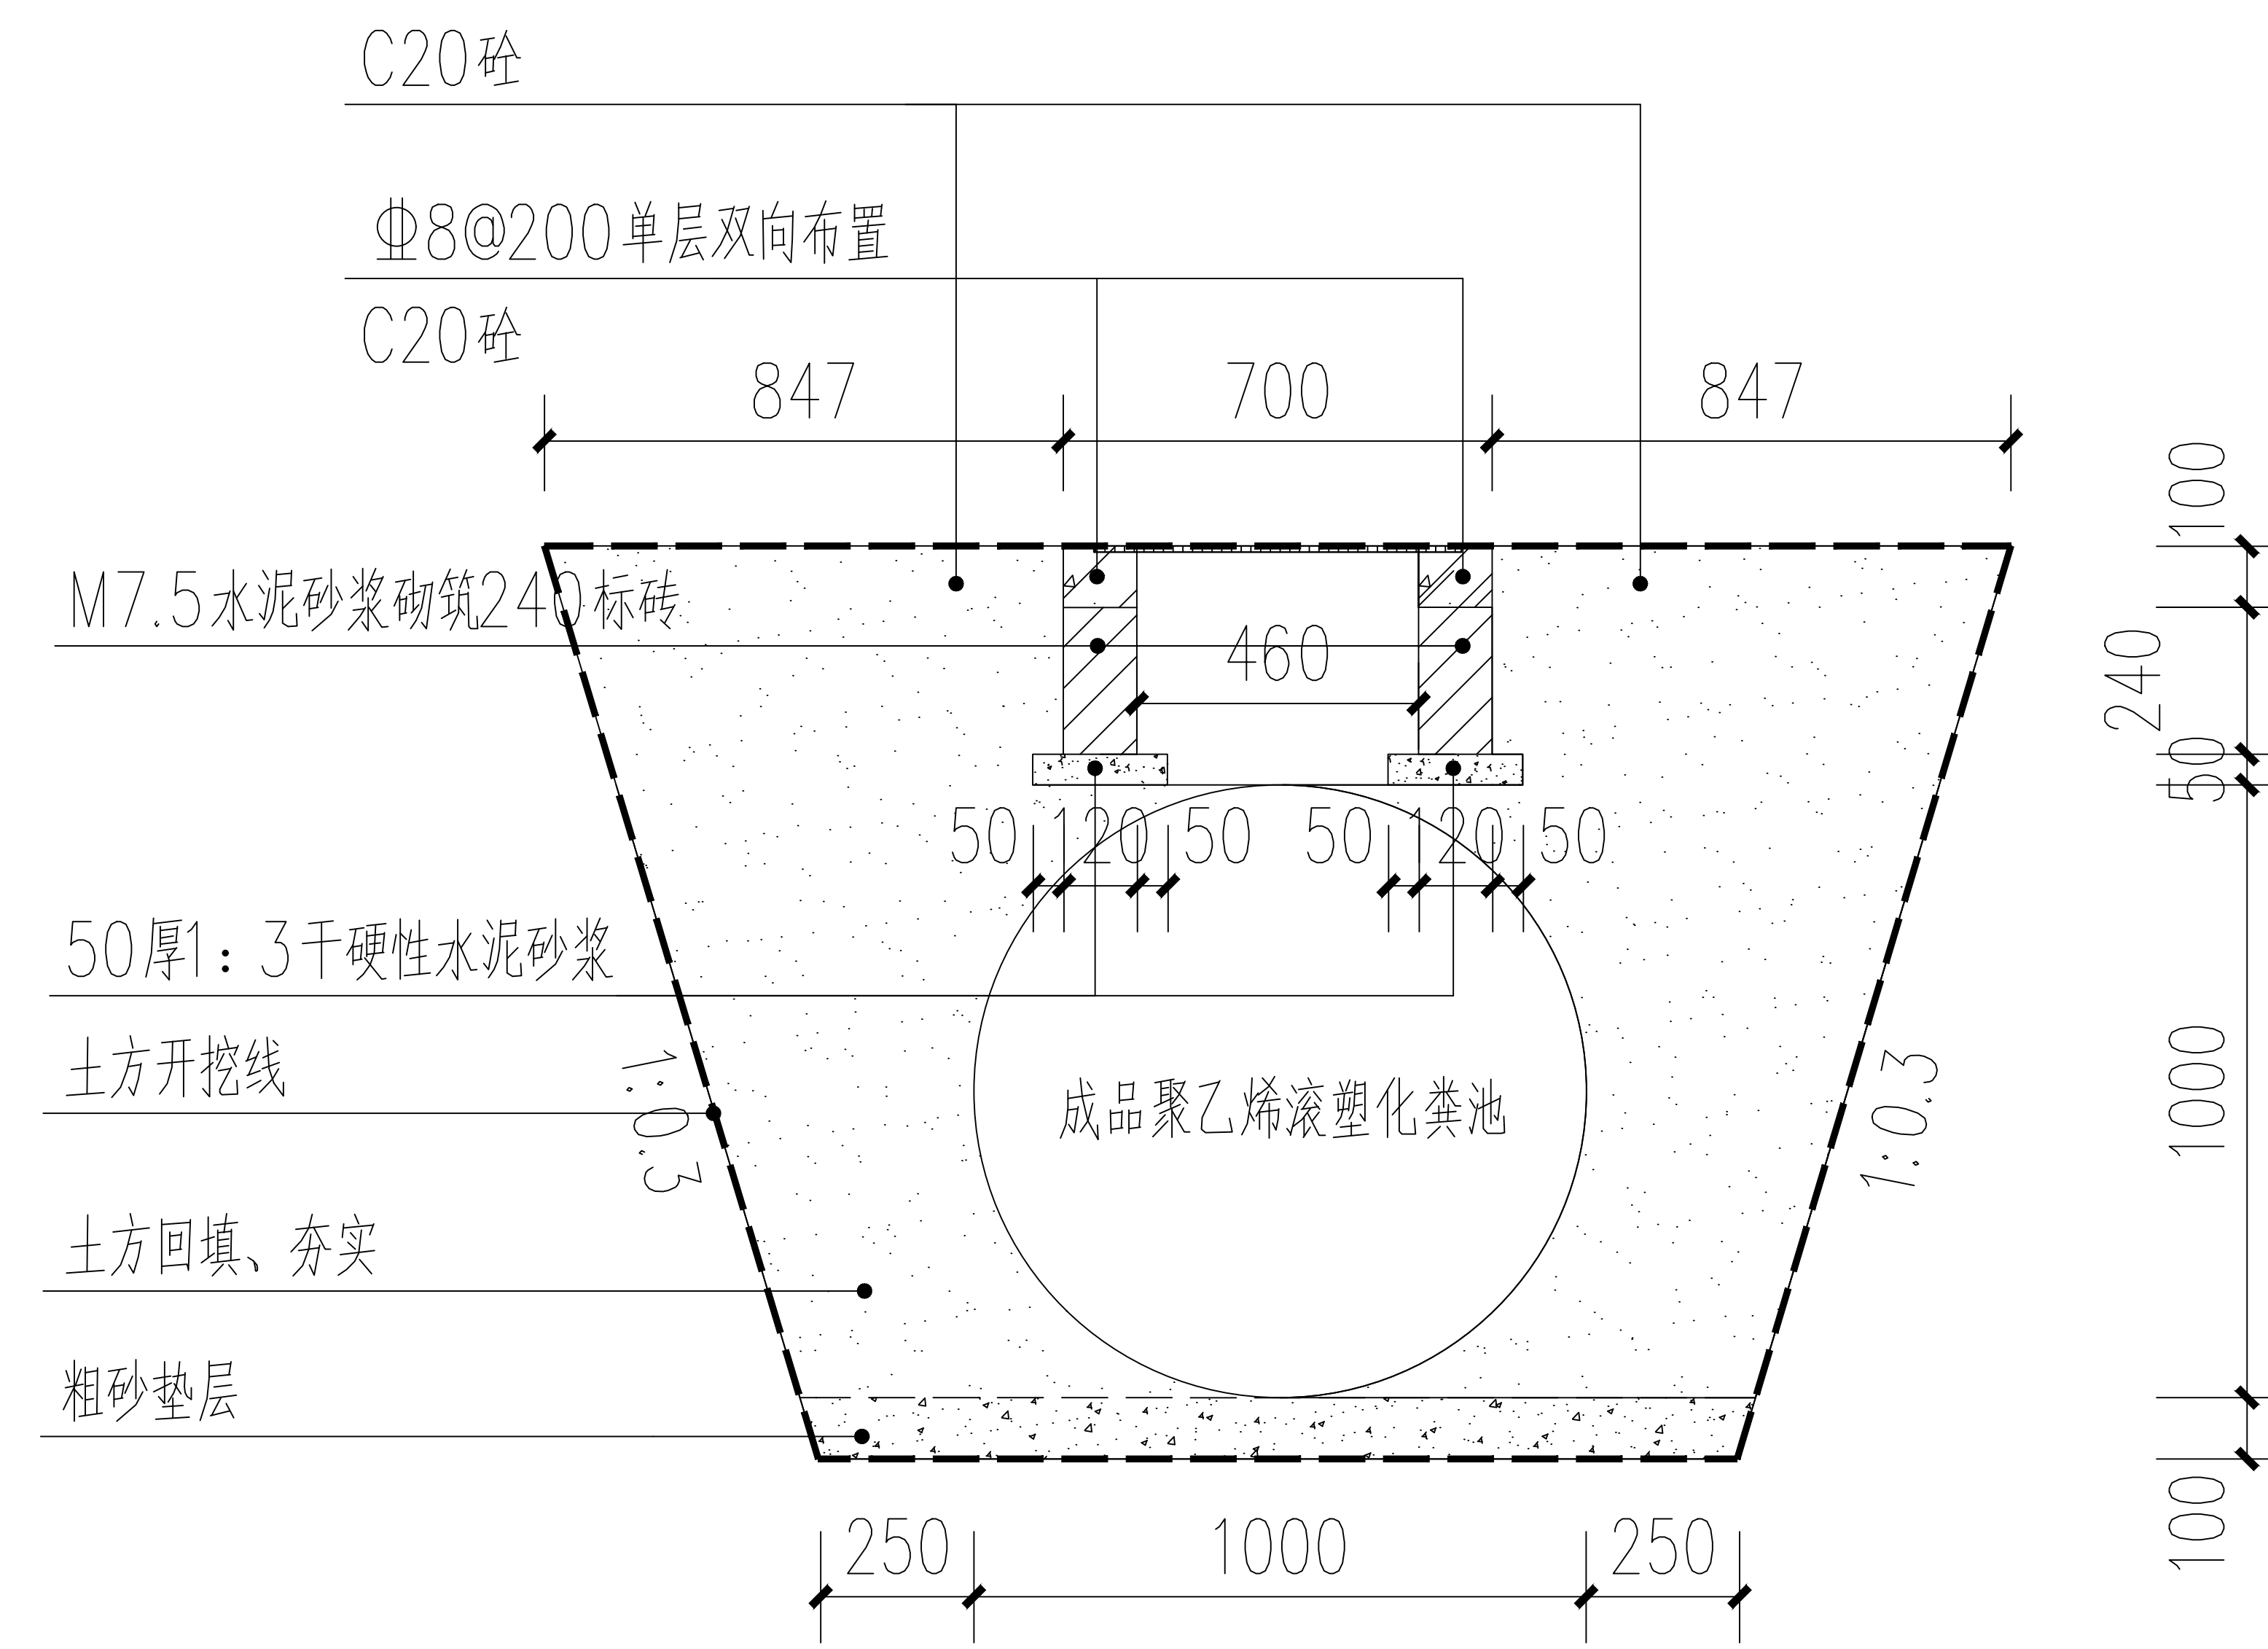

1-1断面图

注：科溪村317户，龙岗村100户，蝉塘村50户，何家村50户

专业	姓名	日期
建筑		
结构		
给排水		
暖通		
电气		
暖通		
电气		
暖通		
电气		

设计单位

证书等级: 乙级  
A236003709

抚州市临川区建筑设计院

地址: 抚州市临川区上顿渡镇建设大楼  
TEL: 0794-8469360  
邮编: 344100

建设单位

罗湖区人民政府

工程名称 罗湖区2025年农村“厕所革命”整村推进户厕改造工程

项目名称

出图日期 2025年09月


签名	
审核	陈志慧
审定	黄志强
项目负责人	陈志慧
专业负责人	陈志慧
设计	祝辉
绘图	祝辉
校对	付茜

图纸名称 2-2断面图

图号 02 图别 建筑 修改版次

执业专用章(按规定加盖)

未盖出图专用章无效

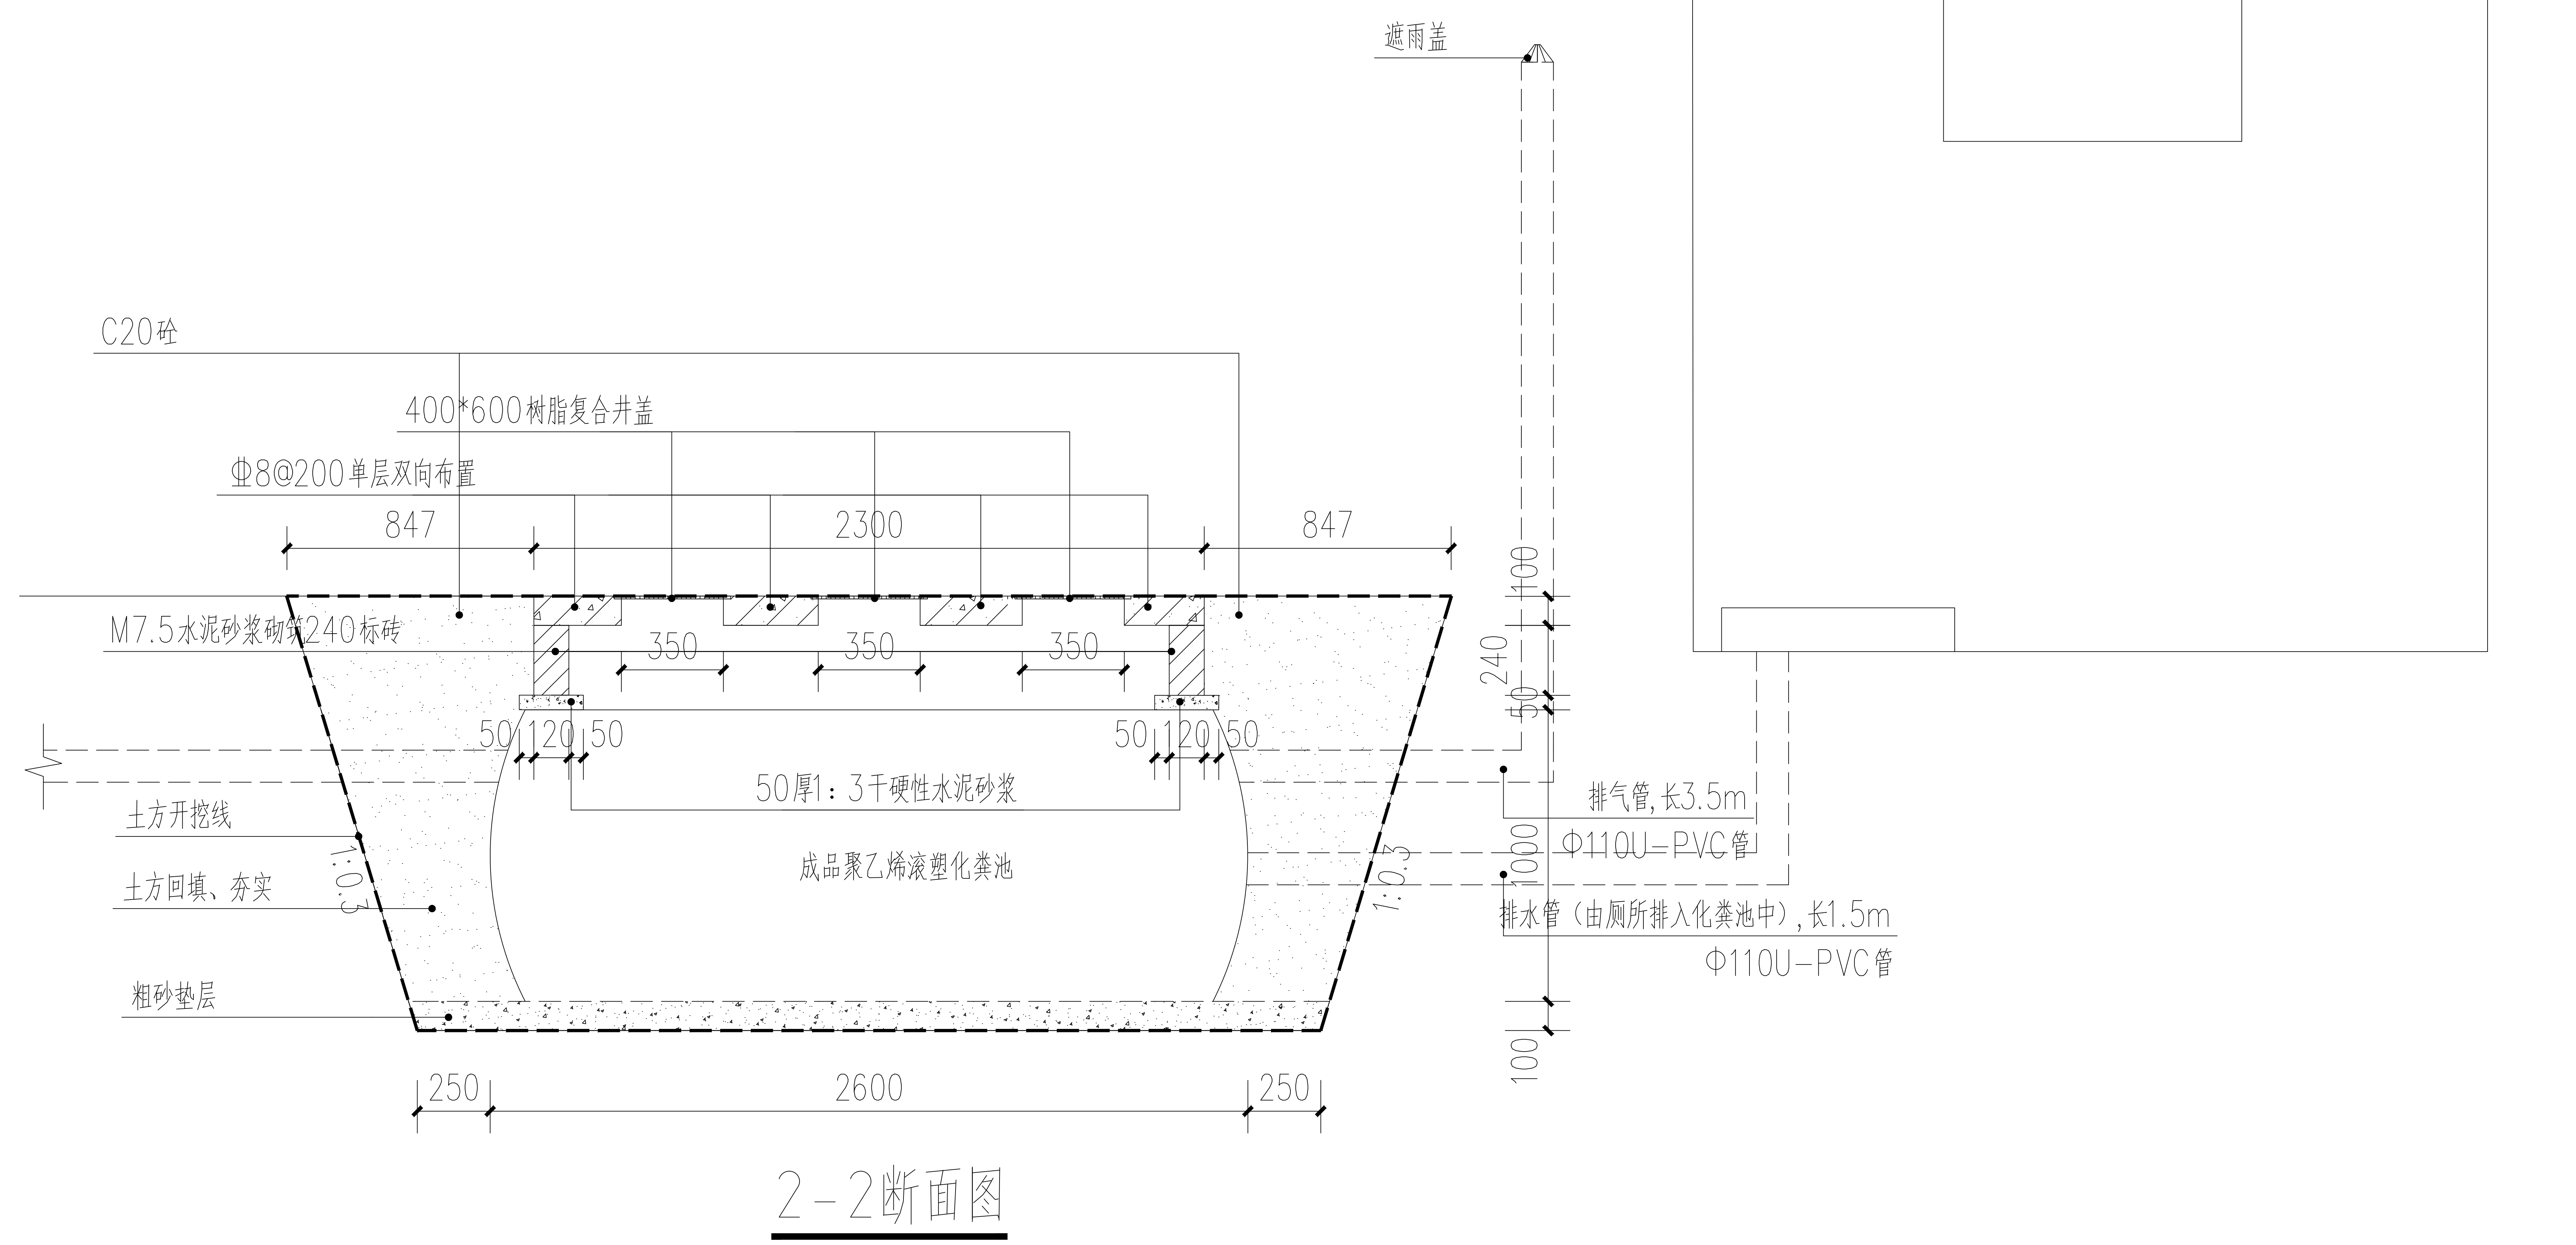

2-2断面图

专业	给排水
姓名	
日期	
专业	暖通电气
姓名	
日期	
专业	建筑
姓名	
日期	