

会 签 栏	专业	签名	日期
	建筑		2025.12.28
	结构		2025.12.28
	给排水		2025.12.28
	电气		2025.12.28
	暖通		2025.12.28
	智能化		2025.12.28
	景观		2025.12.28
	装饰 道路 桥梁		2025.12.28

备注栏

设计单位



**浙江省建科建筑设计院有限公司**

Zhejiang Institute of Architectural Science & Design Co., Ltd.  
 建筑工程 甲级、园林景观 甲级、市政道路 甲级  
 证书号: A133000121  
 市政行业(环境、给水、排水、桥梁) 乙级  
 证书号: A233000128  
 城市规划 甲级 证书号: 自资规甲字21330234  
 中国 浙江省杭州市西湖区文二路28号 310012  
 #28 WENER RD. HANGZHOU 310012 PRC  
 Tel: 0571-88277393 Fax: 0571-88057024  
 http://www.zjksjy.com




	实名	签名	日期
审定	仇侃	<i>仇侃</i>	2025.12.28
审核	黄良璧	<i>黄良璧</i>	2025.12.28
项目负责人	李晖	<i>李晖</i>	2025.12.28
专业负责人	何纪杨	<i>何纪杨</i>	2025.12.28
校对	何纪杨	<i>何纪杨</i>	2025.12.28
设计计算	王如朝	<i>王如朝</i>	2025.12.28
绘图	王如朝	<i>王如朝</i>	2025.12.28

执业专用章  
(按规定加盖)

**浙江省建科建筑设计院有限公司**  
 浙江省(建筑工程)甲级、(市政行业)乙级、(园林古建筑)乙级、(城乡规划)甲级、(风景园林工程)乙级、(岩土工程)甲级、(工程测量)乙级、(测绘工程)乙级、(人防工程)乙级、(消防设施)乙级、(消防设施)乙级、(消防设施)乙级  
 ★NO:A133000121  
 有效期至2029年1月19日  
**浙江省住房和城乡建设厅监制**

建设单位  
九江市同文中学

项目名称	九江市同文中学浔东校区新建高中教学楼及食堂项目设计		
项目编号	SJ-2024-337	专业	智能化
子项名称	2号食堂		
子项编号	03	阶段	施工图
图纸名称	多媒体会议系统图		
图号	智施-06	修改版次	
未盖出图专用章无效			

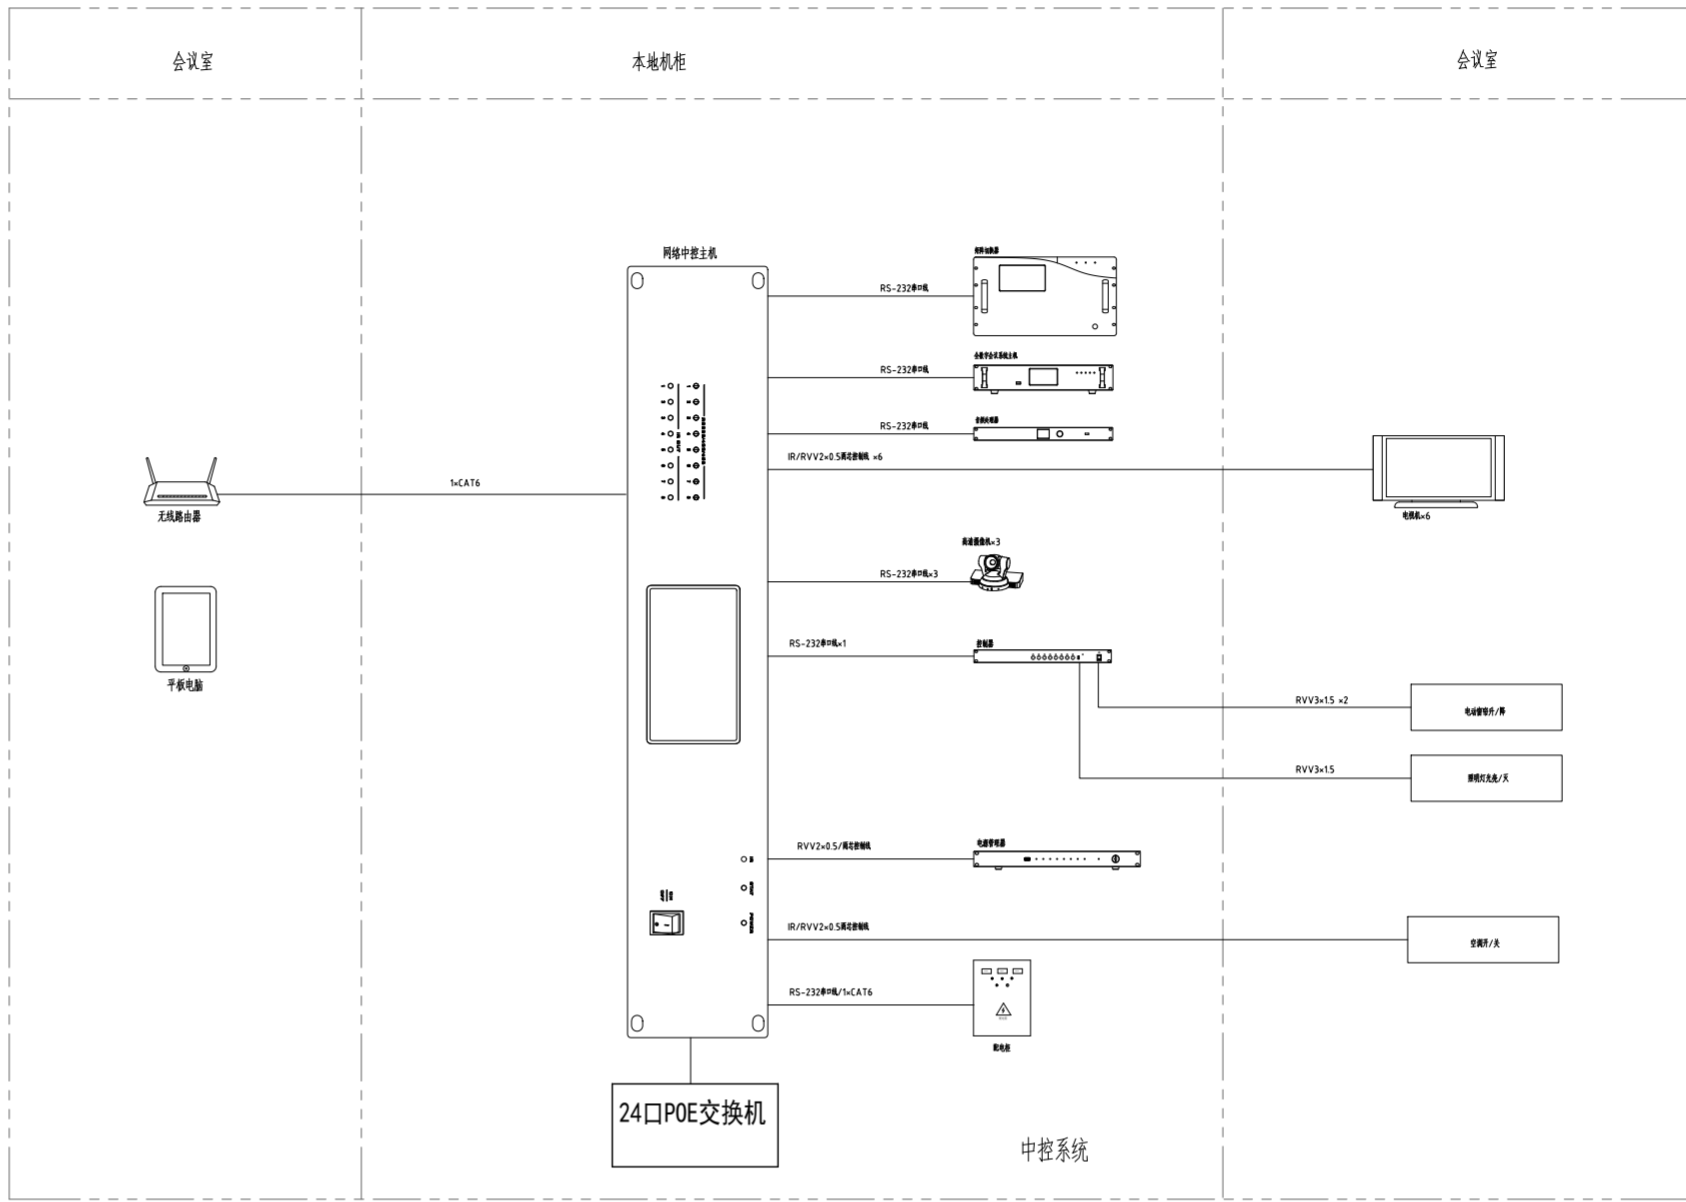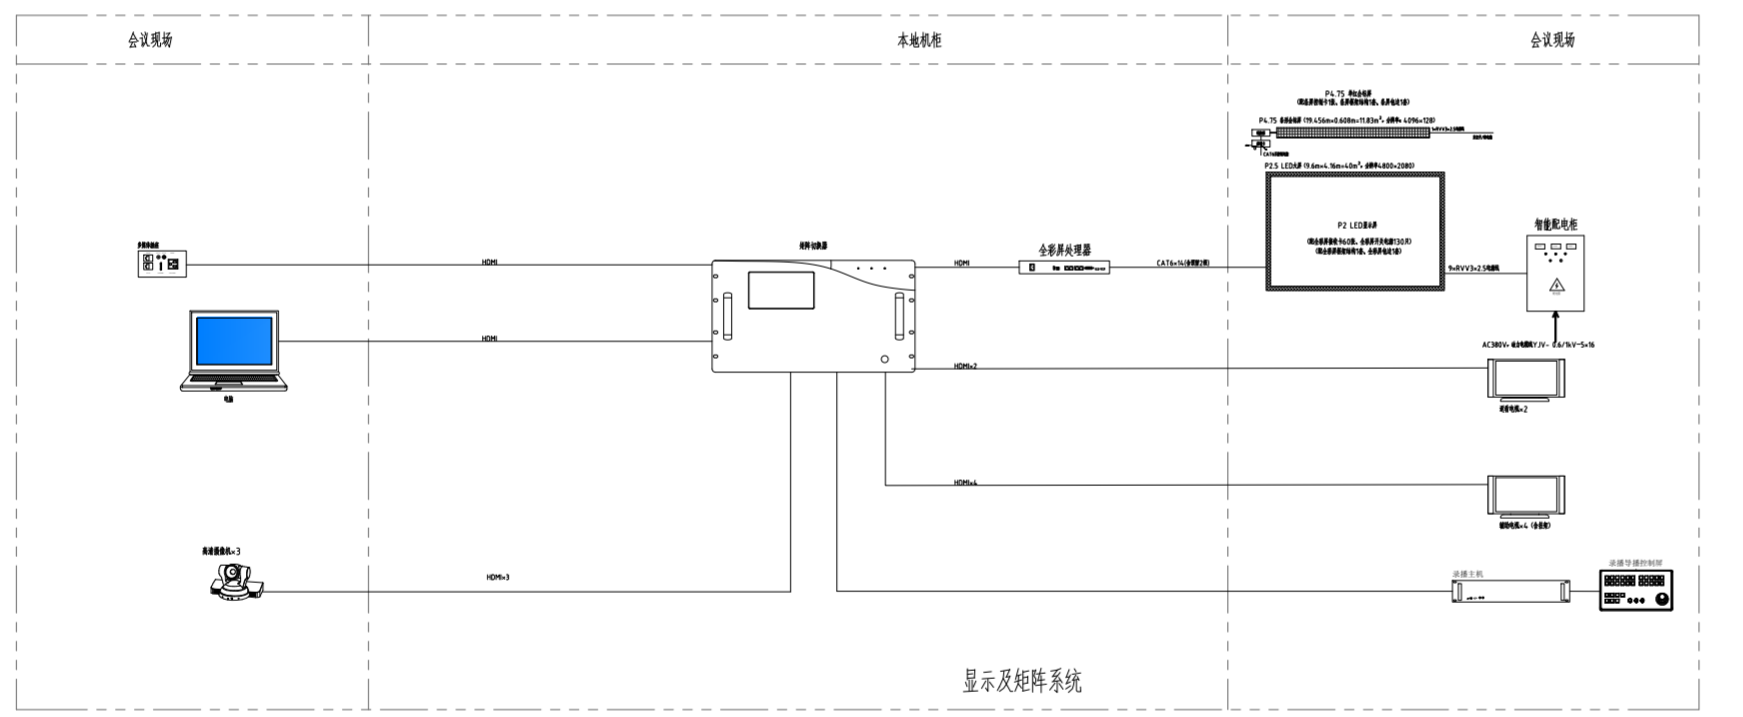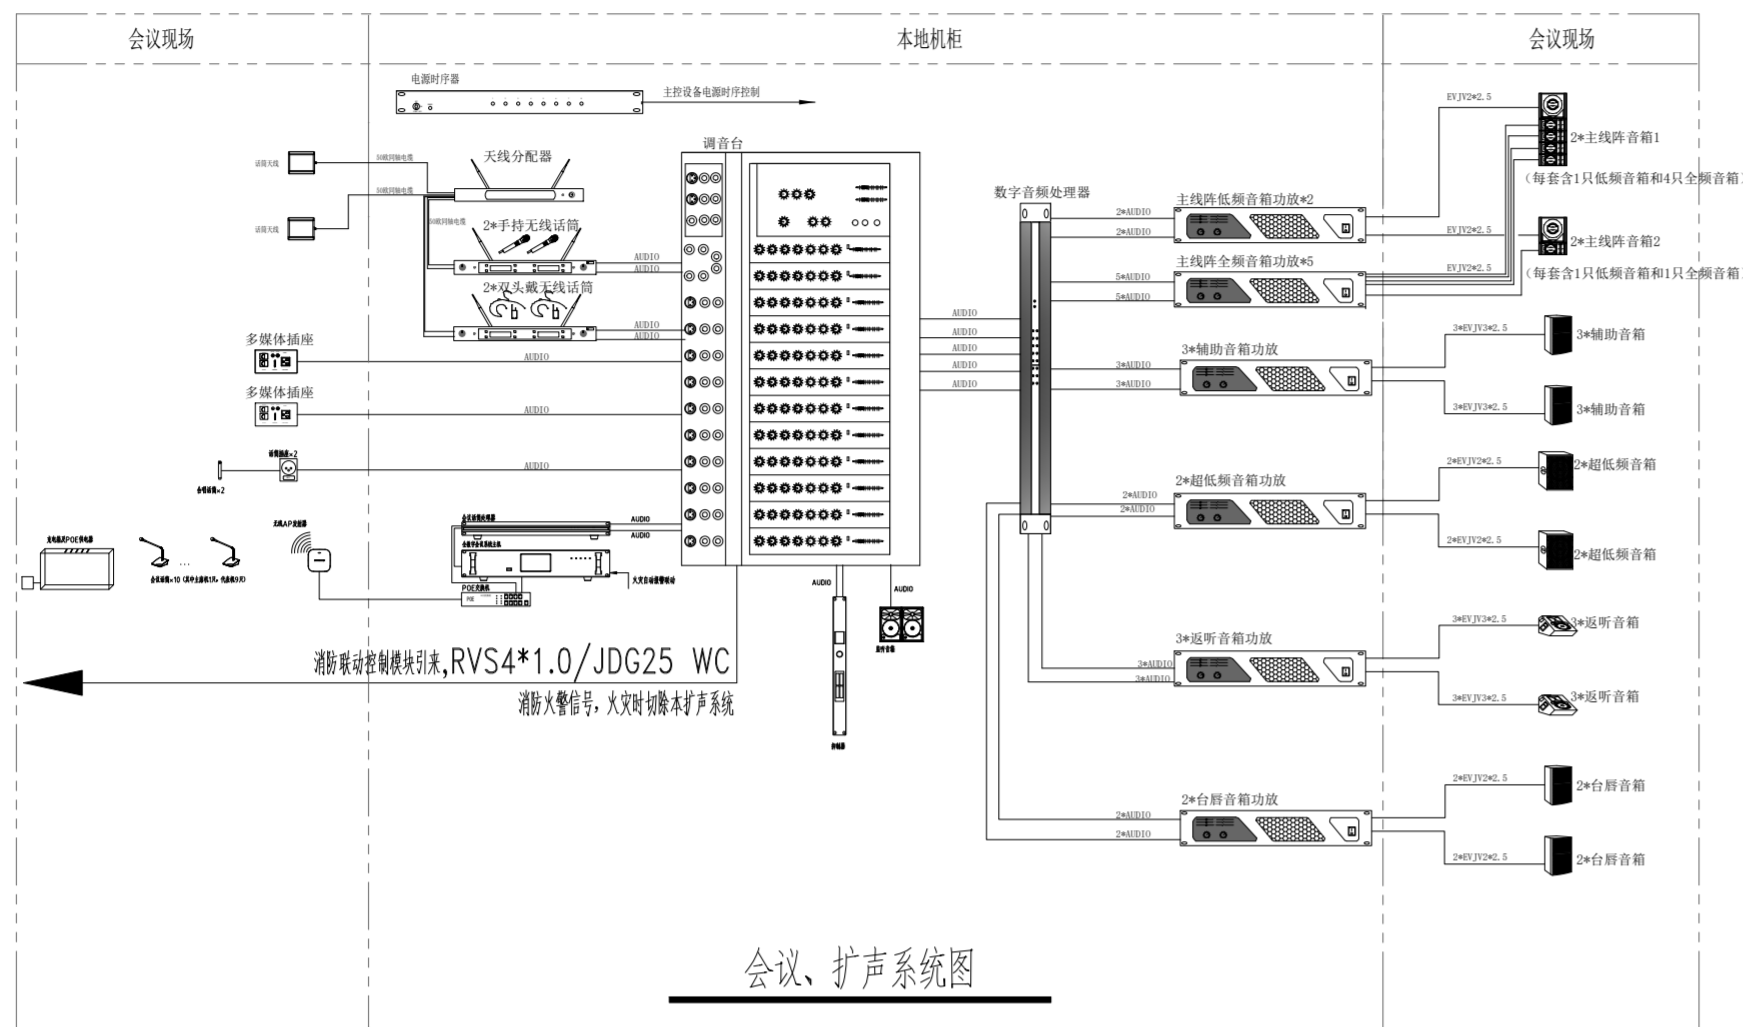

图例	名称
——	RVPE2*0.5 音频线
——	EVJV2*2.5
——	HDMI 视频线
——	CAT6 网线
——	IR 控制线
——	RS-232/485 控制线
——	RVV2*0.5 控制线
——	50 欧同轴电缆 RG-58

注：  
 1、多媒体会议系统具备与火灾自动报警系统联动的功能。  
 2、本系统的通信电缆和光缆均采用燃烧性能等级不低于B2级的通信电缆和光缆。

**多媒体会议系统图**  
(食堂三层素质教育中心)