


布线安装说明	台唇音箱 共4只 每只音箱1*EVJV2*2.5音箱线 1*JDG25/WC/CC 安装高度距地面5cm 安装方式:落地/嵌入安装 承重:功率:300W 尺寸: 其余1只台唇音箱,布线类同
布线安装说明	返听音箱 共6只 1*EVJV2*2.5音箱线至音箱地插 1*JDG25/FC/CC 舞台上落地摆放安装 安装方式:落地/嵌入安装 承重:功率:300W 尺寸: 其余3只返听音箱,布线类同
布线安装说明	超低频音箱 共4只 1*EVJV2*2.5音箱线至音箱地插 1*JDG25/FC/CC 落地摆放安装 安装方式:落地/嵌入 承重:功率:600W 尺寸: 其余1只超低频音箱,布线类同
布线安装说明	音箱地插D3 共6只 2*EVJV2*2.5音箱线 1*JDG25/FC/WC/CC 地面挖槽嵌入安装 其余5只音箱地插D3,布线类同
布线安装说明	话筒地插YD 共2只 2*RVPE2*0.5屏蔽音频线 1*JDG25/FC/CC 地面挖槽嵌入安装 其余1只音频地插YD,布线类同
布线安装说明	WiFi话简单元 共10台 桌面搁置安装 5GWiFi无线接收,无需布线
布线安装说明	多媒体地插DH 共2只 1*光纤HDMI高清视频线 1*RVPE2*0.5 1*Cat6 1*RVV3*1.5 1*JDG32/FC/WC/CC 2*JDG25/FC/WC/CC 地面挖槽嵌入安装 其余1只地插DH,布线类同
布线安装说明	返看电视 共2台 1*光纤HDMI高清视频线 1*Cat6 1*RVV3*1.5 1*JDG32/FC/WC/CC 2*JDG25/FC/WC/CC 落地安装 其余1台电视机,布线类同

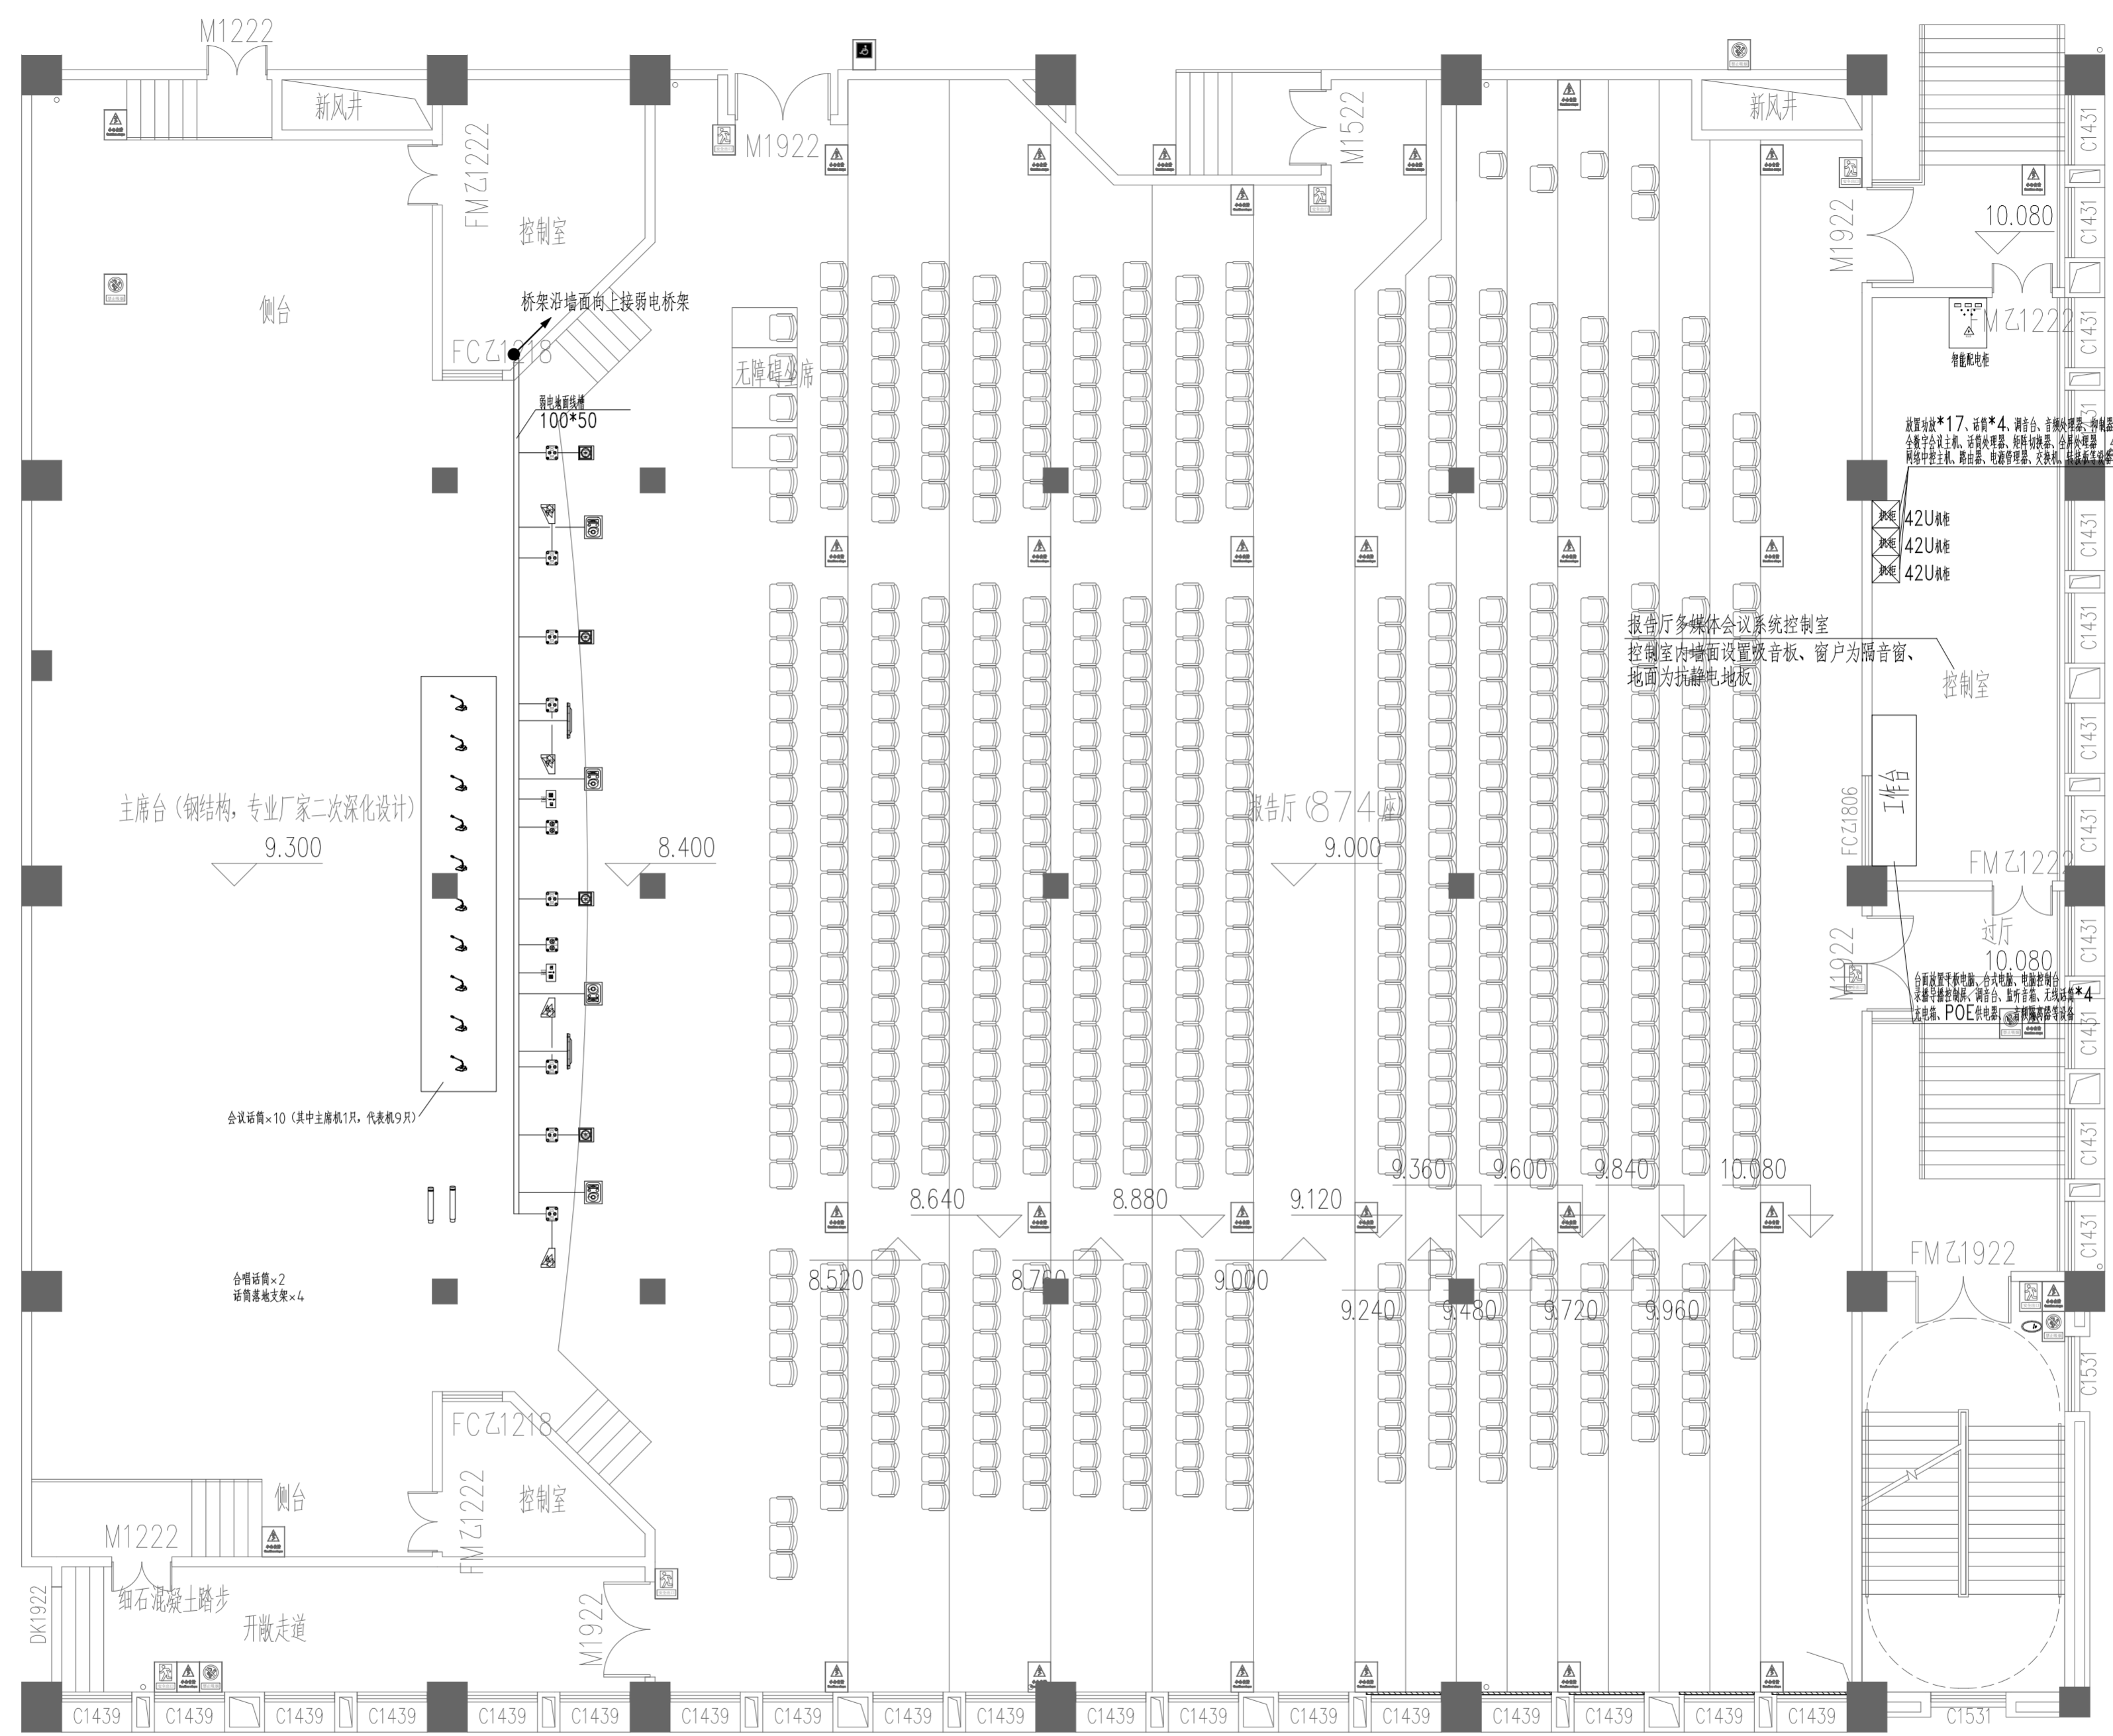

多媒体会议地面会议布置及管线图
(食堂三层素质教育中心)

注:
1、多媒体会议系统具备与火灾自动报警系统联动的功能。
2、本系统的通信电缆和光缆均采用燃烧性能等级不低于B2级的通信电缆和光缆。

专业	签名	日期
建筑		2025.12.28
结构		2025.12.28
给排水		2025.12.28
电气		2025.12.28
暖通		2025.12.28
智能化		2025.12.28
景观		2025.12.28
装饰		2025.12.28
道路		2025.12.28
桥梁		2025.12.28

备注栏

设计单位

浙江省建科建筑设计院有限公司

Zhejiang Institute of Architectural Science & Design Co., Ltd.
建筑工程 甲级、园林景观 甲级、市政道路 甲级
证书号: A133000121
市政行业(环境、给水、排水、桥梁) 乙级
证书号: A233000128
城市规划 甲级 证书号: 自资规甲字213300234
中国 浙江省杭州市西湖区文二路28号 310012
#28 WENER RD. HANGZHOU 310012 PRC
Tel: 0571-88277393 Fax: 0571-88057024
http://www.zjksjy.com

姓名	签名	日期
审定	仇侃	2025.12.28
审核	黄良璧	2025.12.28
项目负责人	李晖	2025.12.28
专业负责人	何纪杨	2025.12.28
校对	何纪杨	2025.12.28
设计计算	王如朝	2025.12.28
绘图	王如朝	2025.12.28

执业专用章
(按规定加盖)

浙江省建科建筑设计院有限公司

浙江省住房和城乡建设厅监制

NO:A133000121

有效期至2029年1月19日

建设单位	九江市同文中学		
项目名称	九江市同文中学浔东校区新建高中教学楼及食堂项目设计		
项目编号	SJ-2024-337	专业	智能化
子项名称	2号食堂		
子项编号	03	阶段	施工图
图纸名称	多媒体会议地面会议布置及管线图		
图号	智施-08	修改版次	
未盖出图专用章无效			