 

 
 
 
 



专业	签名	日期
建筑		2025.12.28
结构		2025.12.28
给排水		2025.12.28
电气		2025.12.28
暖通		2025.12.28
智能化		2025.12.28
景观		2025.12.28
装饰		2025.12.28
道路		2025.12.28
桥梁		2025.12.28

备注栏

设计单位

浙江省建科建筑设计院有限公司
 Zhejiang Institute of Architectural Science & Design Co., Ltd.
 建筑工程 甲级、园林景观 甲级、市政道路 甲级
 证书号: A133000121
 市政行业(环境、给水、排水、桥梁) 乙级
 证书号: A233000128
 城市规划 甲级 证书号: 自资规甲字21330234
 中国 浙江省杭州市西湖区文二路28号 310012
 #28 WENNER RD. HANGZHOU 310012 PRC
 Tel: 0571-88277393 Fax: 0571-88057024
 http://www.zjksjy.com

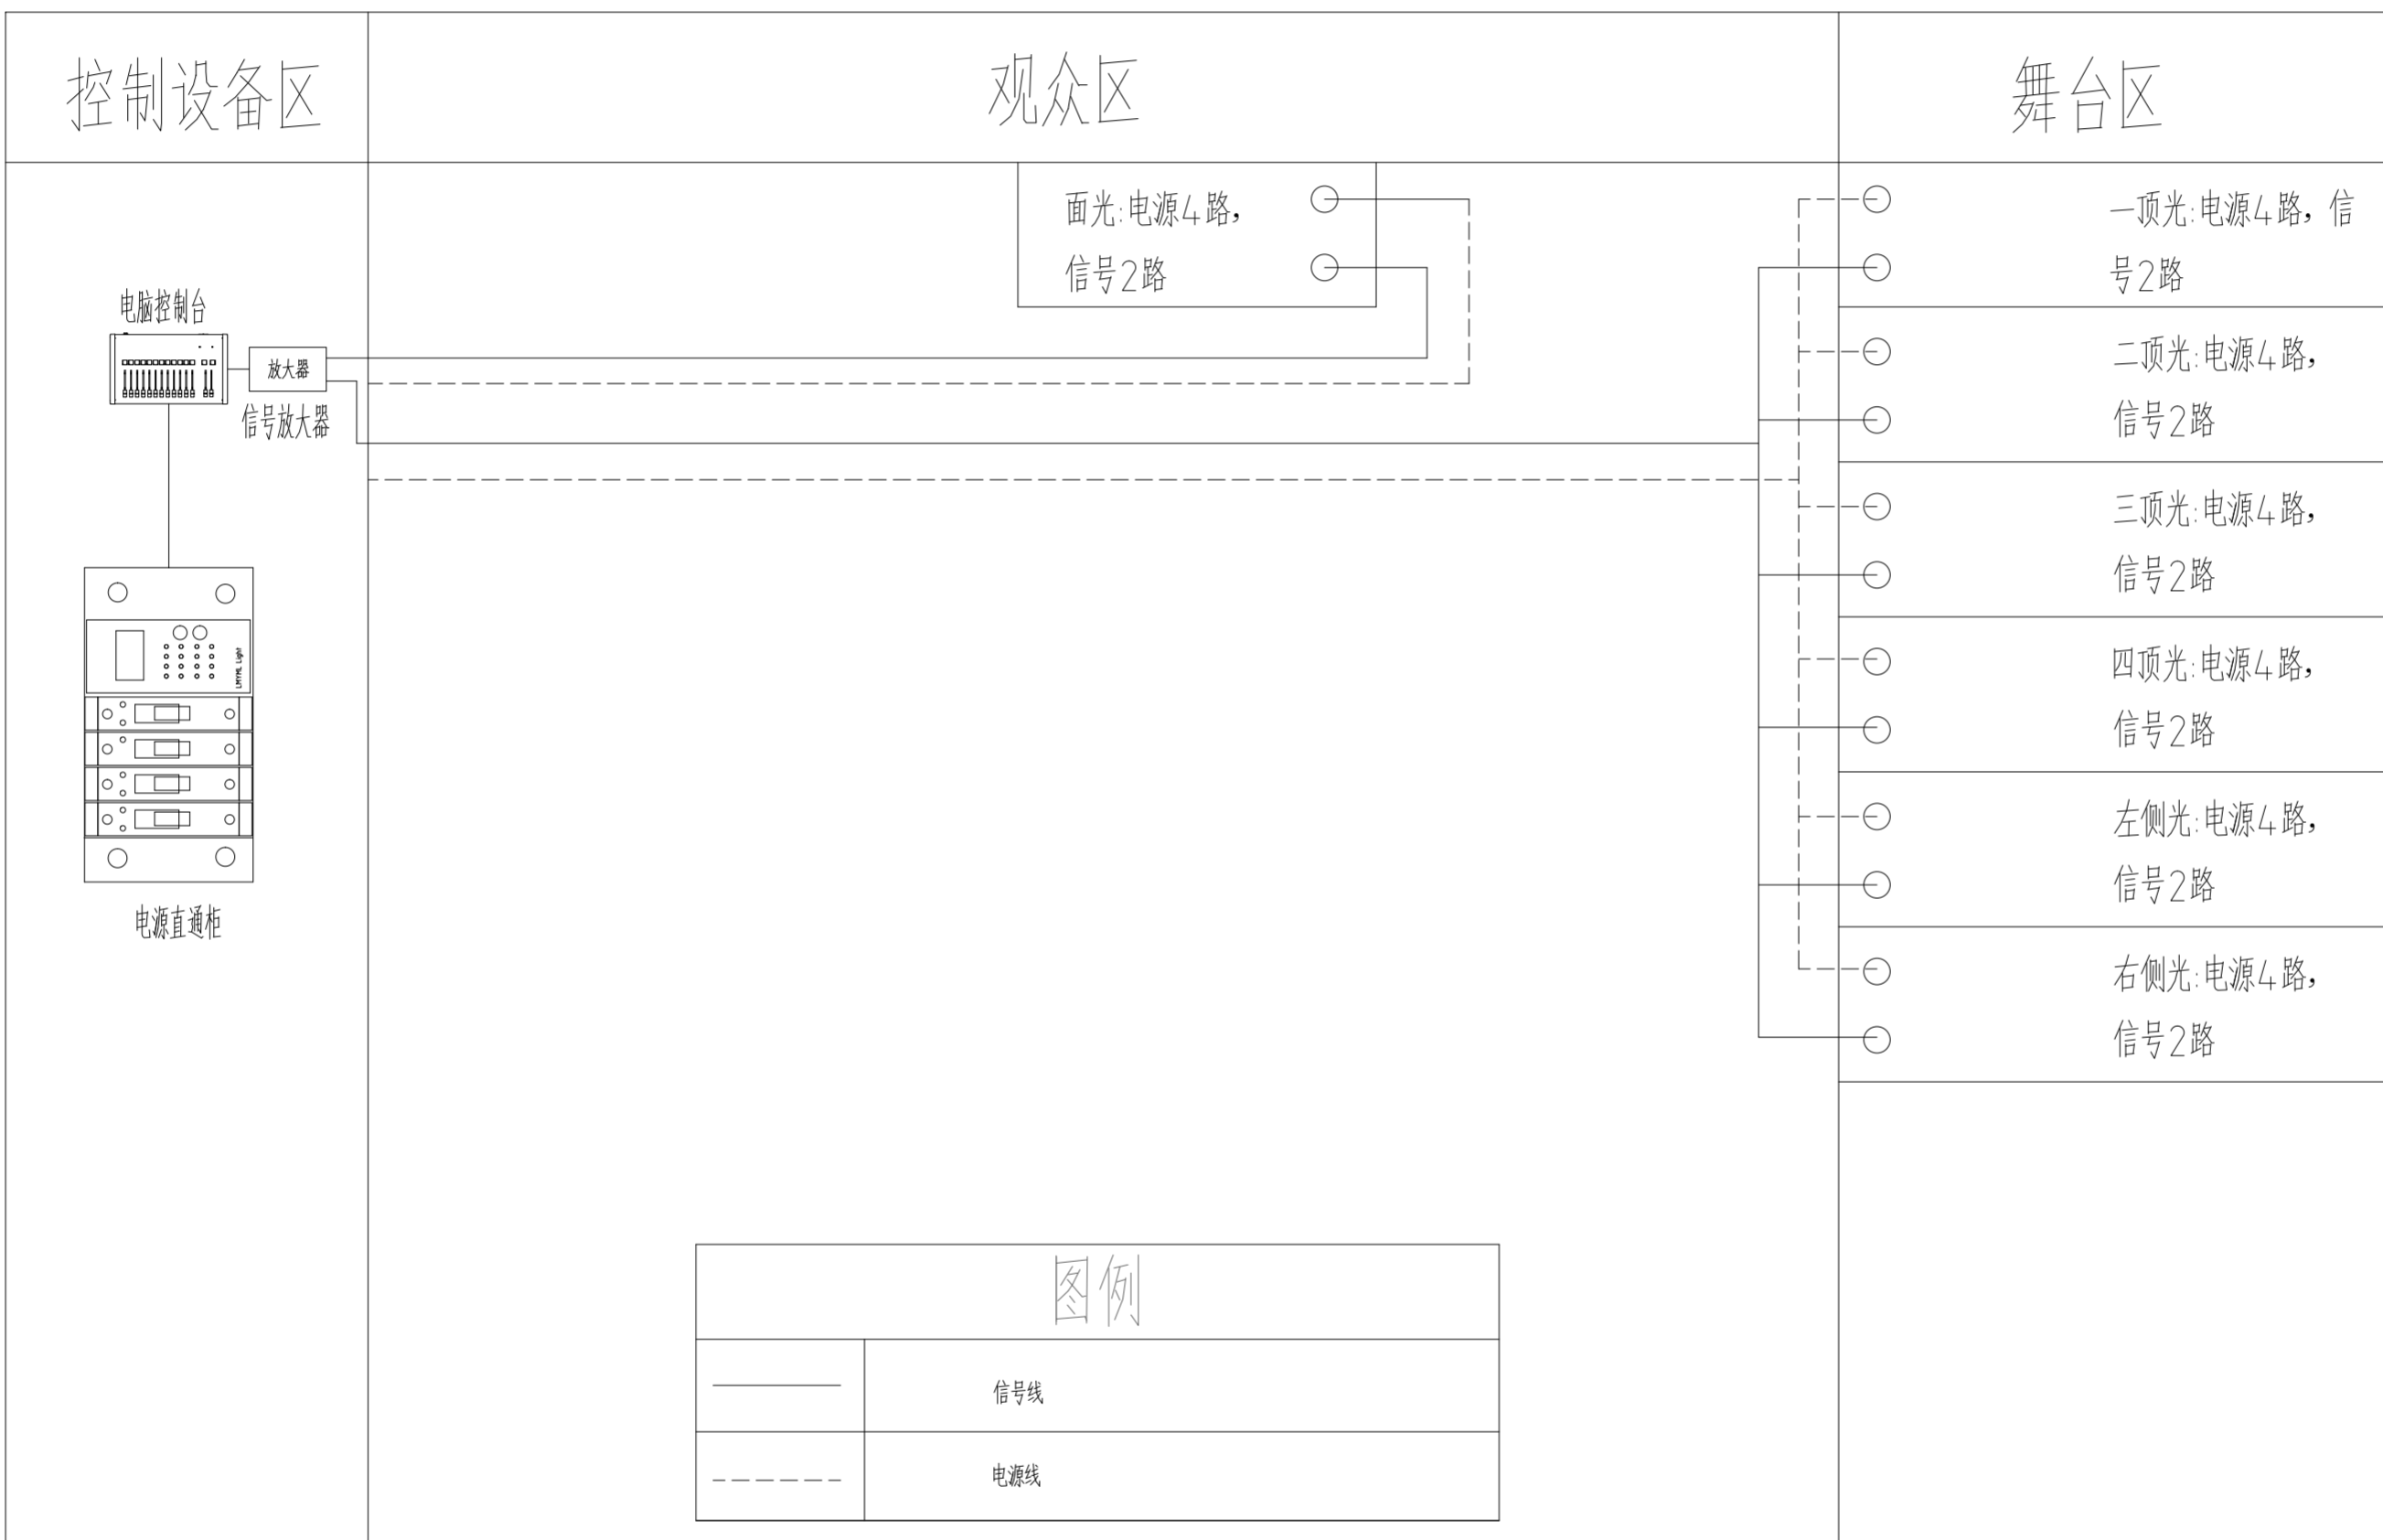
	实名	签名	日期
审定	仇侃		2025.12.28
审核	黄良璧		2025.12.28
项目负责人	李晖		2025.12.28
专业负责人	何纪杨		2025.12.28
校对	何纪杨		2025.12.28
设计计算	王如朝		2025.12.28
绘图	王如朝		2025.12.28

执业专用章
 (按规定加盖)

浙江省建科建筑设计院有限公司
 浙江省住房和城乡建设厅监制
 证书号: A133000121
 有效期至: 2029年1月19日

建设单位
 九江市同文中学

项目名称	九江市同文中学浔东校区新建高中教学楼及食堂项目设计		
项目编号	SJ-2024-337	专业	智能化
子项名称	2号食堂		
子项编号	03	阶段	施工图
图纸名称	灯光系统图		
图号	智施-09	修改版次	
未盖出图专用章无效			



注:
 1、多媒体会议系统具备与火灾自动报警系统联动的功能。
 2、本系统的通信电缆和光缆均采用燃烧性能等级不低于B2级的通信电缆和光缆。

灯光系统图
(食堂三层素质教育中心)

